


LEGENDA:

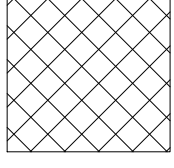

POZA ZAKRESEM
OPRACOWANIA



ŚCIANY ISTNIEJĄCE



ŚCIANY PROJEKTOWANE Z
BLOCKÓW POROTHERM

UWAGI:

WSZYSTKIE WYMIARY SPRAWDZIĆ W NATURZE PRZED PRZYSTĄPIENIEM I W TRAKCIE WYKONYWANIA PRAC BUDOWLANYCH.



PROJEKT ARCHYTEKTONICZNY ROZPATRYWAĆ ŁĄCZNIE Z PROJEKTAMI BRANŻOWYMI, EWENTUALNE ROZBIEZNOŚCI SKONSULTOWAĆ Z PROJEKTANTEM.

WSZYSTKIE PODWIESZENIA I OBLUDOWY WYKONAĆ PO MONTAŻU KANAŁÓW WENTYLACJI MECHANICZNEJ, UKOZENIU WSZYSTKICH INSTALACJI I SPRAWDZENIU ICH SZCZELNOŚCI.

WYKONAWCA MA OBOWIĄZEK UZYSKAĆ APROBATĘ GŁÓWNEGO PROJEKTANTA BĄDŹ JEGO PRZEDSTAWICIELA W WYPADKU ZMIAN ROZWIĄZAŃ PROJEKTOWYCH.

ELEMENTY KONSTRUKCYJNE WG PROJEKTU KONSTRUKCJI.

WSZYSTKIE PRACE BUDOWLANE I INSTALACYJNE WYKONAĆ ZGODNIE Z WYKONANĄ TECHNICZNYMI WYKONANIA I ODBIORU ROBÓT.

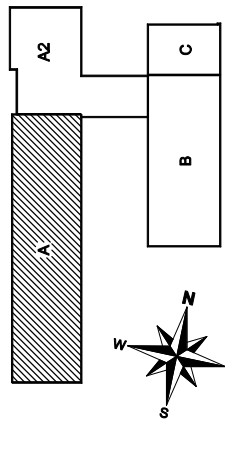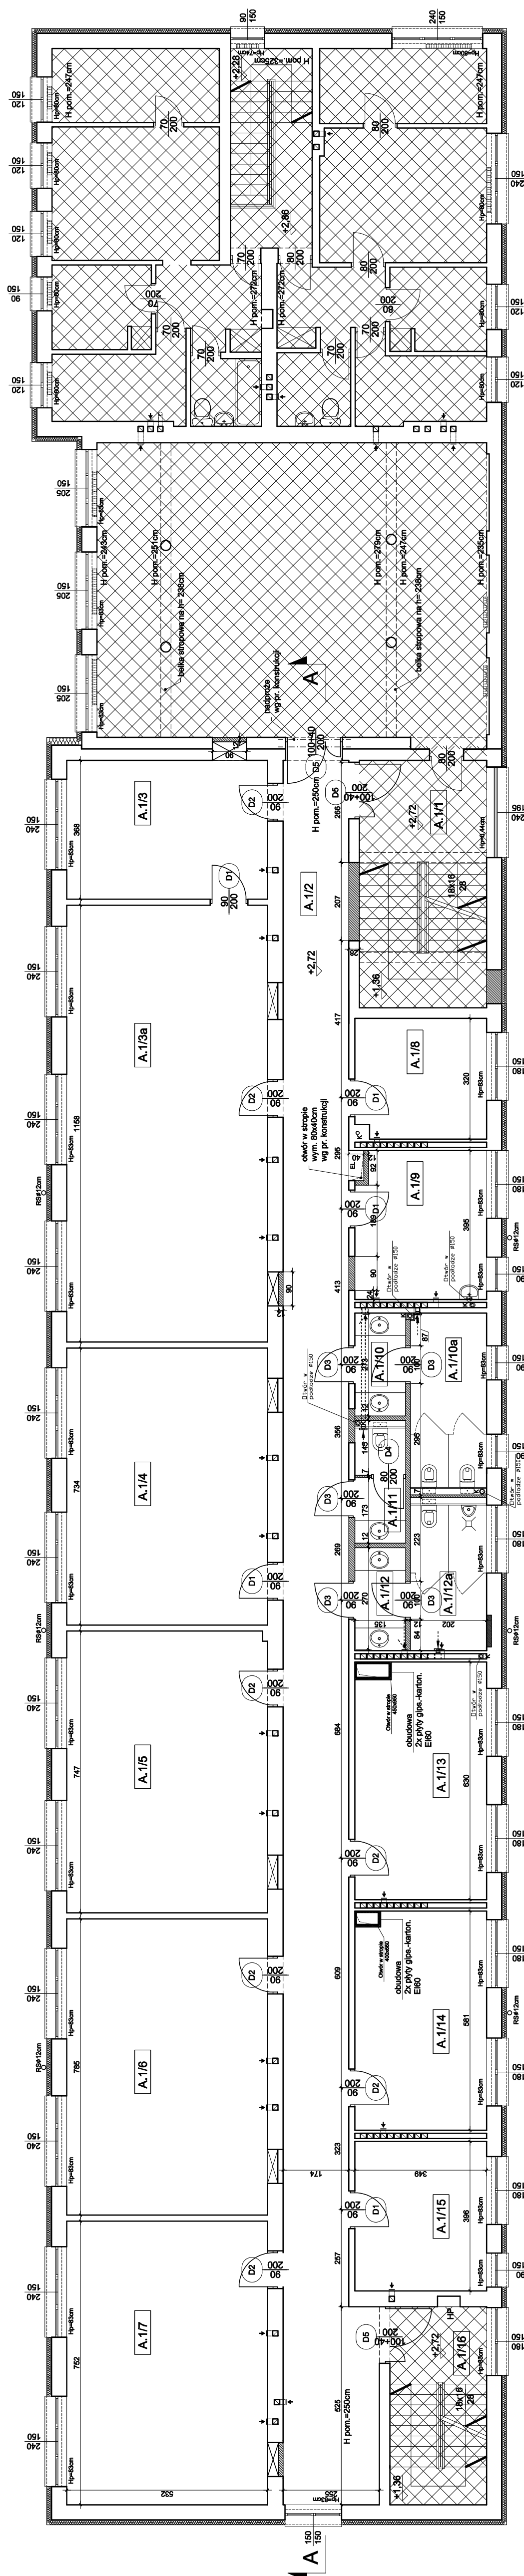

AFM
SZTUKA PROJEKTOWANIA
02-388 Warszawa ul. Opaczewska 15 lok. 35 tel. kom. +48 60224745
www.afm-projektowanie.pl
Ciepła E-mail: afm@afm-projektowanie.pl

TEMAT: **REMONT SKRZYDŁA A BUDYNKU SPECJALNEGO OŚRODKA SZKOLNO-WYCHOWAWCZEGO**

LOKALIZACJA: UL. SZTALMA 13, 05-509 PIASECZNO
DZIAŁKA NR EWID. 18 OBRĘB 53

INWESTOR: SPECJALNY OŚRODEK SZKOLNO-WYCHOWAWCZY

BRANŻA: ARCHITEKTURA
IM. INŻYNIER
MIE I NAZWISKO: NR UPRAWNIENIA: PCP/PS

OPRACOWAŁ: mgr inż. arch. PAWEŁ MICHAŁOWSKI
WIA-105/63

SPRAWDZIŁ: TRESC RYSUNKU: SKALA: 1:100
DATA: CZERWIEC 2015
NR RYSUNKU: A/04

PROJEKTOWAŁ: USTAWA Z DNIA 18.12.2013 R. O ZMIANACH

WYKAZ POMIESZCZEŃ PROJEKTOWANYCH PIĘTRA 1 - BUDYNEKA

KL-SGHODWA	A.1/4	POK. NAUCZYCIELSKI	A.1/14	SALA LEKCYJNA	435,50 m ²
KL-SGHODWA	A.1/5	LOGOPEDA	A.1/15	WC PERSONELU	4,02m ²
KL-SGHODWA	A.1/6	KL-SGHODWA	A.1/16	WC MĘSKIE UCZNIÓW	7,79m ²
KL-SGHODWA	A.1/7	KL-SGHODWA	A.1/17	WC DAMSKIE UCZNIÓW	9,33m ²
KL-SGHODWA	A.1/8	KL-SGHODWA	A.1/18	WC MĘSKIE UCZNIÓW	7,79m ²
KL-SGHODWA	A.1/9	KL-SGHODWA	A.1/19	WC DAMSKIE UCZNIÓW	9,33m ²
KL-SGHODWA	A.1/10	KL-SGHODWA	A.1/20	WC MĘSKIE UCZNIÓW	7,79m ²
KL-SGHODWA	A.1/11	KL-SGHODWA	A.1/21	WC DAMSKIE UCZNIÓW	9,33m ²
KL-SGHODWA	A.1/12	KL-SGHODWA	A.1/22	WC MĘSKIE UCZNIÓW	7,79m ²
KL-SGHODWA	A.1/13	KL-SGHODWA	A.1/23	WC DAMSKIE UCZNIÓW	9,33m ²
KL-SGHODWA	A.1/14	KL-SGHODWA	A.1/24	WC MĘSKIE UCZNIÓW	7,79m ²
KL-SGHODWA	A.1/15	KL-SGHODWA	A.1/25	WC DAMSKIE UCZNIÓW	9,33m ²
KL-SGHODWA	A.1/16	KL-SGHODWA	A.1/26	WC MĘSKIE UCZNIÓW	7,79m ²
KL-SGHODWA	A.1/17	KL-SGHODWA	A.1/27	WC DAMSKIE UCZNIÓW	9,33m ²
KL-SGHODWA	A.1/18	KL-SGHODWA	A.1/28	WC MĘSKIE UCZNIÓW	7,79m ²
KL-SGHODWA	A.1/19	KL-SGHODWA	A.1/29	WC DAMSKIE UCZNIÓW	9,33m ²
KL-SGHODWA	A.1/20	KL-SGHODWA	A.1/30	WC MĘSKIE UCZNIÓW	7,79m ²
KL-SGHODWA	A.1/21	KL-SGHODWA	A.1/31	WC DAMSKIE UCZNIÓW	9,33m ²
KL-SGHODWA	A.1/22	KL-SGHODWA	A.1/32	WC MĘSKIE UCZNIÓW	7,79m ²
KL-SGHODWA	A.1/23	KL-SGHODWA	A.1/33	WC DAMSKIE UCZNIÓW	9,33m ²
KL-SGHODWA	A.1/24	KL-SGHODWA	A.1/34	WC MĘSKIE UCZNIÓW	7,79m ²
KL-SGHODWA	A.1/25	KL-SGHODWA	A.1/35	WC DAMSKIE UCZNIÓW	9,33m ²
KL-SGHODWA	A.1/26	KL-SGHODWA	A.1/36	WC MĘSKIE UCZNIÓW	7,79m ²
KL-SGHODWA	A.1/27	KL-SGHODWA	A.1/37	WC DAMSKIE UCZNIÓW	9,33m ²
KL-SGHODWA	A.1/28	KL-SGHODWA	A.1/38	WC MĘSKIE UCZNIÓW	7,79m ²
KL-SGHODWA	A.1/29	KL-SGHODWA	A.1/39	WC DAMSKIE UCZNIÓW	9,33m ²
KL-SGHODWA	A.1/30	KL-SGHODWA	A.1/40	WC MĘSKIE UCZNIÓW	7,79m ²
KL-SGHODWA	A.1/31	KL-SGHODWA	A.1/41	WC DAMSKIE UCZNIÓW	9,33m ²
KL-SGHODWA	A.1/32	KL-SGHODWA	A.1/42	WC MĘSKIE UCZNIÓW	7,79m ²
KL-SGHODWA	A.1/33	KL-SGHODWA	A.1/43	WC DAMSKIE UCZNIÓW	9,33m ²
KL-SGHODWA	A.1/34	KL-SGHODWA	A.1/44	WC MĘSKIE UCZNIÓW	7,79m ²
KL-SGHODWA	A.1/35	KL-SGHODWA	A.1/45	WC DAMSKIE UCZNIÓW	9,33m ²
KL-SGHODWA	A.1/36	KL-SGHODWA	A.1/46	WC MĘSKIE UCZNIÓW	7,79m ²
KL-SGHODWA	A.1/37	KL-SGHODWA	A.1/47	WC DAMSKIE UCZNIÓW	9,33m ²
KL-SGHODWA	A.1/38	KL-SGHODWA	A.1/48	WC MĘSKIE UCZNIÓW	7,79m ²
KL-SGHODWA	A.1/39	KL-SGHODWA	A.1/49	WC DAMSKIE UCZNIÓW	9,33m ²
KL-SGHODWA	A.1/40	KL-SGHODWA	A.1/50	WC MĘSKIE UCZNIÓW	7,79m ²
KL-SGHODWA	A.1/41	KL-SGHODWA	A.1/51	WC DAMSKIE UCZNIÓW	9,33m ²
KL-SGHODWA	A.1/42	KL-SGHODWA	A.1/52	WC MĘSKIE UCZNIÓW	7,79m ²
KL-SGHODWA	A.1/43	KL-SGHODWA	A.1/53	WC DAMSKIE UCZNIÓW	9,33m ²
KL-SGHODWA	A.1/44	KL-SGHODWA	A.1/54	WC MĘSKIE UCZNIÓW	7,79m ²
KL-SGHODWA	A.1/45	KL-SGHODWA	A.1/55	WC DAMSKIE UCZNIÓW	9,33m ²
KL-SGHODWA	A.1/46	KL-SGHODWA	A.1/56	WC MĘSKIE UCZNIÓW	7,79m ²
KL-SGHODWA	A.1/47	KL-SGHODWA	A.1/57	WC DAMSKIE UCZNIÓW	9,33m ²
KL-SGHODWA	A.1/48	KL-SGHODWA	A.1/58	WC MĘSKIE UCZNIÓW	7,79m ²
KL-SGHODWA	A.1/49	KL-SGHODWA	A.1/59	WC DAMSKIE UCZNIÓW	9,33m ²
KL-SGHODWA	A.1/50	KL-SGHODWA	A.1/60	WC MĘSKIE UCZNIÓW	7,79m ²
KL-SGHODWA	A.1/51	KL-SGHODWA	A.1/61	WC DAMSKIE UCZNIÓW	9,33m ²
KL-SGHODWA	A.1/52	KL-SGHODWA	A.1/62	WC MĘSKIE UCZNIÓW	7,79m ²
KL-SGHODWA	A.1/53	KL-SGHODWA	A.1/63	WC DAMSKIE UCZNIÓW	9,33m ²
KL-SGHODWA	A.1/54	KL-SGHODWA	A.1/64	WC MĘSKIE UCZNIÓW	7,79m ²
KL-SGHODWA	A.1/55	KL-SGHODWA	A.1/65	WC DAMSKIE UCZNIÓW	9,33m ²
KL-SGHODWA	A.1/56	KL-SGHODWA	A.1/66	WC MĘSKIE UCZNIÓW	7,79m ²
KL-SGHODWA	A.1/57	KL-SGHODWA	A.1/67	WC DAMSKIE UCZNIÓW	9,33m ²
KL-SGHODWA	A.1/58	KL-SGHODWA	A.1/68	WC MĘSKIE UCZNIÓW	7,79m ²
KL-SGHODWA	A.1/59	KL-SGHODWA	A.1/69	WC DAMSKIE UCZNIÓW	9,33m ²
KL-SGHODWA	A.1/60	KL-SGHODWA	A.1/70	WC MĘSKIE UCZNIÓW	7,79m ²
KL-SGHODWA	A.1/61	KL-SGHODWA	A.1/71	WC DAMSKIE UCZNIÓW	9,33m ²
KL-SGHODWA	A.1/62	KL-SGHODWA	A.1/72	WC MĘSKIE UCZNIÓW	7,79m ²
KL-SGHODWA	A.1/63	KL-SGHODWA	A.1/73	WC DAMSKIE UCZNIÓW	9,33m ²
KL-SGHODWA	A.1/64	KL-SGHODWA	A.1/74	WC MĘSKIE UCZNIÓW	7,79m ²
KL-SGHODWA	A.1/65	KL-SGHODWA	A.1/75	WC DAMSKIE UCZNIÓW	9,33m ²
KL-SGHODWA	A.1/66	KL-SGHODWA	A.1/76	WC MĘSKIE UCZNIÓW	7,79m ²
KL-SGHODWA	A.1/67	KL-SGHODWA	A.1/77	WC DAMSKIE UCZNIÓW	9,33m ²
KL-SGHODWA	A.1/68	KL-SGHODWA	A.1/78	WC MĘSKIE UCZNIÓW	7,79m ²
KL-SGHODWA	A.1/69	KL-SGHODWA	A.1/79	WC DAMSKIE UCZNIÓW	9,33m ²
KL-SGHODWA	A.1/70	KL-SGHODWA	A.1/80	WC MĘSKIE UCZNIÓW	7,79m ²
KL-SGHODWA	A.1/71	KL-SGHODWA	A.1/81	WC DAMSKIE UCZNIÓW	9,33m ²
KL-SGHODWA	A.1/72	KL-SGHODWA	A.1/82	WC MĘSKIE UCZNIÓW	7,79m ²
KL-SGHODWA	A.1/73	KL-SGHODWA	A.1/83	WC DAMSKIE UCZNIÓW	9,33m ²
KL-SGHODWA	A.1/74	KL-SGHODWA	A.1/84	WC MĘSKIE UCZNIÓW	7,79m ²
KL-SGHODWA	A.1/75	KL-SGHODWA	A.1/85	WC DAMSKIE UCZNIÓW	9,33m ²
KL-SGHODWA	A.1/76	KL-SGHODWA	A.1/86	WC MĘSKIE UCZNIÓW	7,79m ²
KL-SGHODWA	A.1/77	KL-SGHODWA	A.1/87	WC DAMSKIE UCZNIÓW	9,33m ²
KL-SGHODWA	A.1/78	KL-SGHODWA	A.1/88	WC MĘSKIE UCZNIÓW	7,79m ²
KL-SGHODWA	A.1/79	KL-SGHODWA	A.1/89	WC DAMSKIE UCZNIÓW	9,33m ²
KL-SGHODWA	A.1/80	KL-SGHODWA	A.1/90	WC MĘSKIE UCZNIÓW	7,79m ²
KL-SGHODWA	A.1/81	KL-SGHODWA	A.1/91	WC DAMSKIE UCZNIÓW	9,33m ²
KL-SGHODWA	A.1/82	KL-SGHODWA	A.1/92	WC MĘSKIE UCZNIÓW	7,79m ²
KL-SGHODWA	A.1/83	KL-SGHODWA	A.1/93	WC DAMSKIE UCZNIÓW	9,33m ²
KL-SGHODWA	A.1/84	KL-SGHODWA	A.1/94	WC MĘSKIE UCZNIÓW	7,79m ²
KL-SGHODWA	A.1/85	KL-SGHODWA	A.1/95	WC DAMSKIE UCZNIÓW	9,33m ²
KL-SGHODWA	A.1/86	KL-SGHODWA	A.1/96	WC MĘSKIE UCZNIÓW	7,79m ²
KL-SGHODWA	A.1/87	KL-SGHODWA	A.1/97	WC DAMSKIE UCZNIÓW	9,33m ²
KL-SGHODWA	A.1/88	KL-SGHODWA	A.1/98	WC MĘSKIE UCZNIÓW	7,79m ²
KL-SGHODWA	A.1/89	KL-SGHODWA	A.1/99	WC DAMSKIE UCZNIÓW	9,33m ²
KL-SGHODWA	A.1/90	KL-SGHODWA	A.1/100	WC MĘSKIE UCZNIÓW	7,79m ²