


POW. UŻYTKOWA=597,8m²
 POW. CAŁKOWITA=817,9m²

Rzut piwnicy

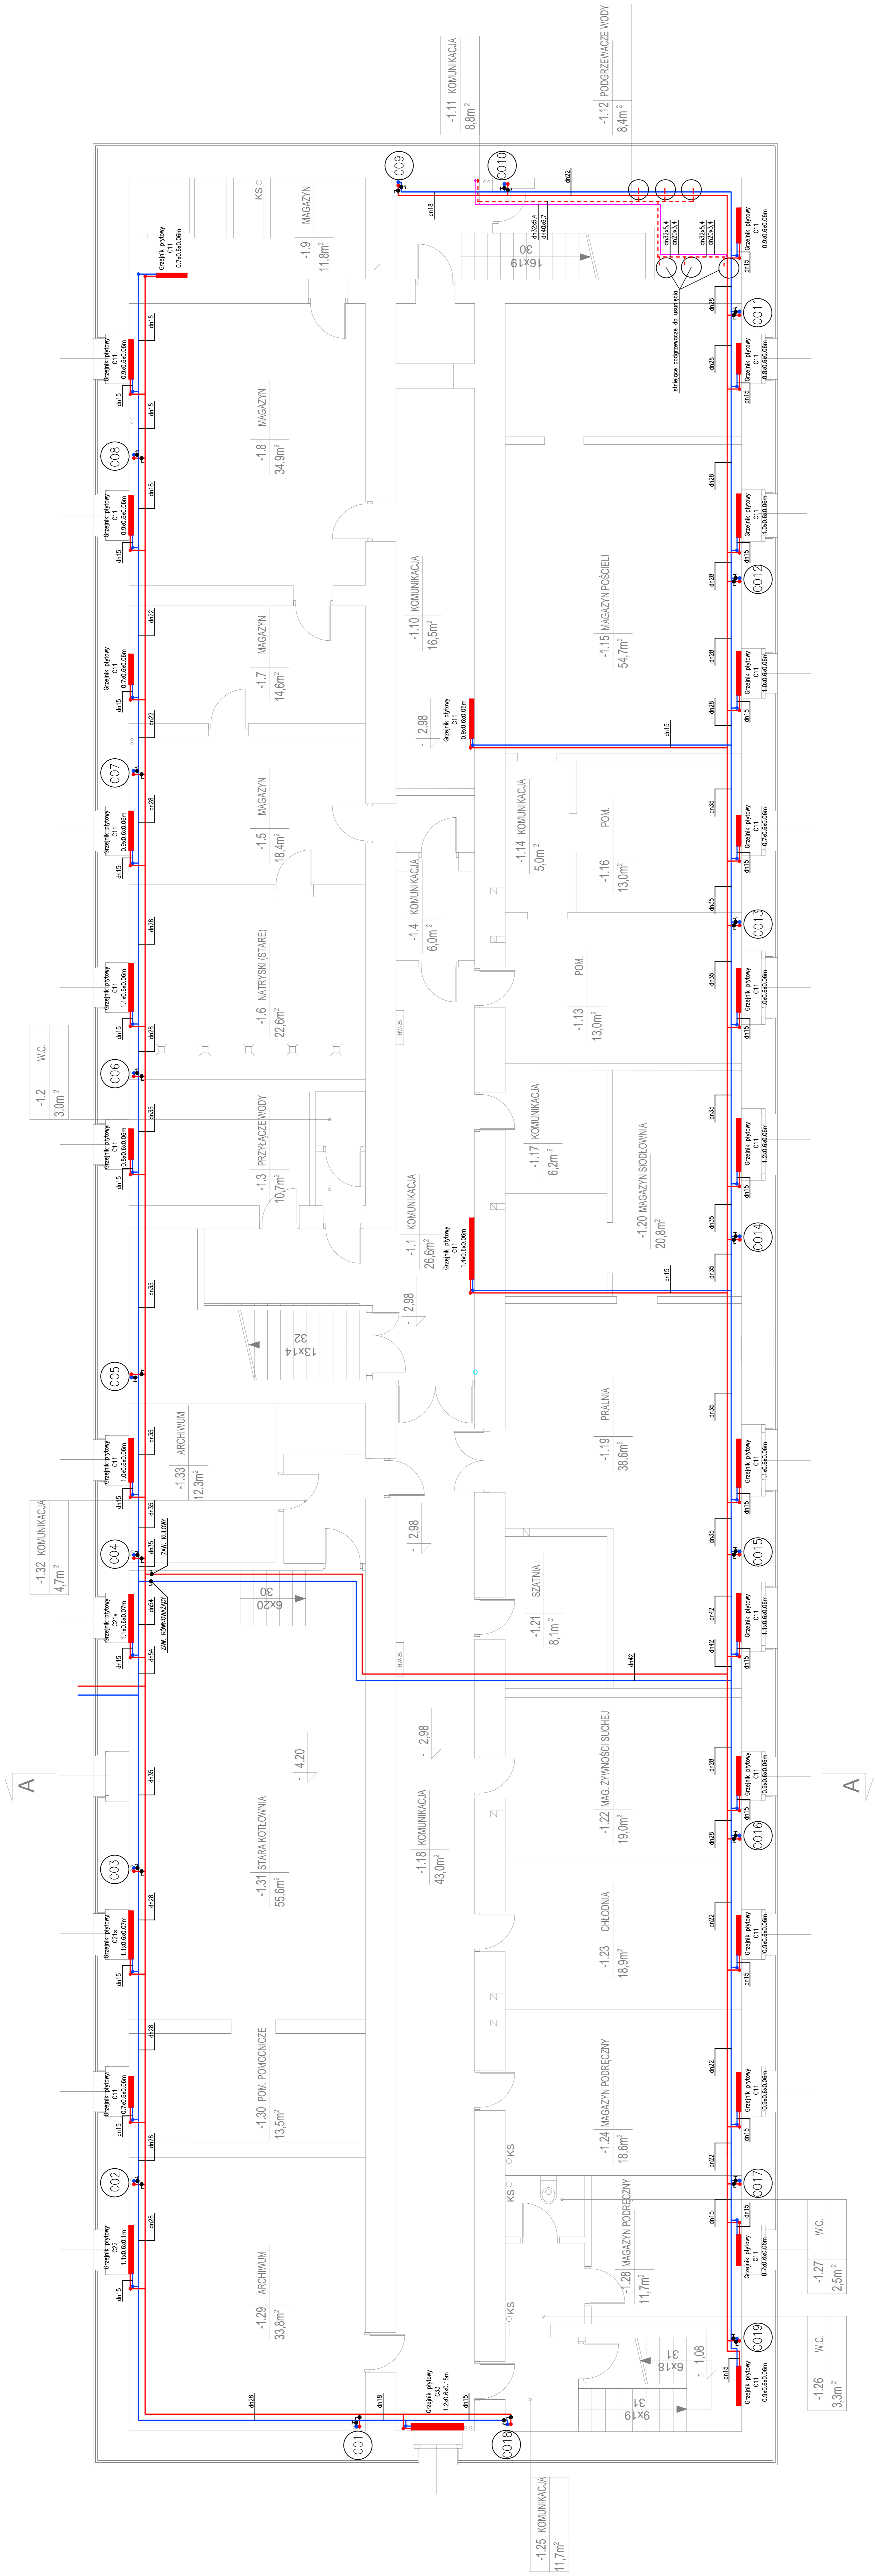

PROJEKT WYKONAWCZO-BUDOWLANY	
INSTALACJA CO - RZUT PIWNICY	
INSTALACJA CO - RZUT PIWNICY	
PROJEKTOWY: mgr inż. Piotr Ułogaj	
OPRACOWAŁ: inż. Ewa Modułska	
DATA: 10.2015	SKALA: 1:50