


L.p.	Element wyposażenia	Liczba
1.	Krzesło na kółkach	17
2.	Krzesło	24
3.	Biurko 80x240	-
4.	Regal 150x60	-
5.	Biurko 80x120	20
6.	Łóżko 90x200	24
7.	Stół okrągły Ø120	1
8.	Szafki kuchenne dolne 80	3
9.	Zlewozmywak jednokom.	1
10.	Lodówka	1
S2'	Segment biurka	17
S3'	Segment łóżka	17
S4	Segment szafy	17

- - oświetlenie listwia LED z włącznikiem zintegrowanym zasilana z gniazdka wykowego
- - oświetlenie kinkiet LED z włącznikiem zintegrowanym zasilana z gniazdka wykowego
- x3 - pod biurkiem gniazdko podwójne + gniazdko pojedyncze h=80cm
- (Ⓜ) - access point wifi PoE

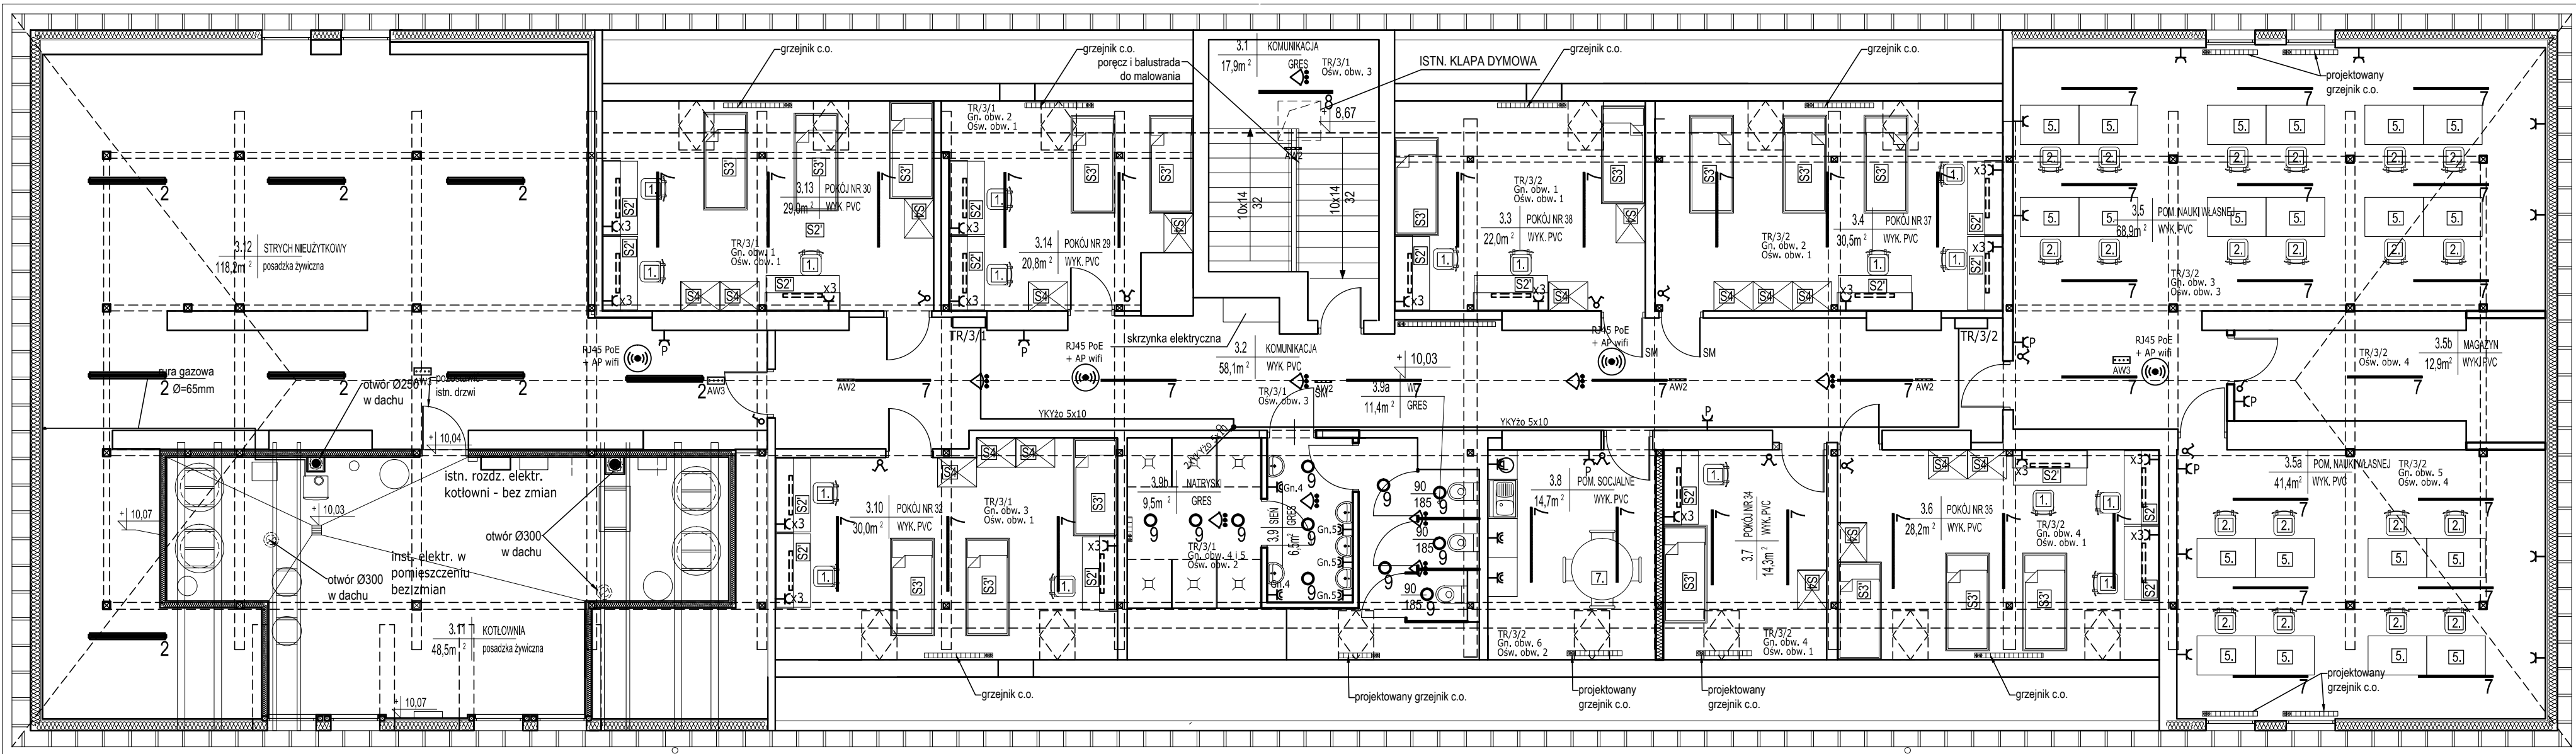

LAU
Konstrukcje Architektura
Biuro Projektów i Obsługi Inwestycji
Architecture Construction and Investment Support
 95-100 ZGIERZ
 Kamienna 64
 tel: +48 885 331 437
 biuro@lauconstruction.pl
 www.lauconstruction.pl

Projekt:
 Termomodernizacja oraz modernizacja budynku Internatu Zespołu Szkół Rolnicze Centrum Kształcenia Ustawicznego w Piasecznie, ul. Chyliczkowska 20
 Etap - III piętro

Inwestor:
 Starostwo Powiatowe w Piasecznie

Lokalizacja:
 ul. Chyliczkowska 20 05-500 Piaseczno

Tytuł Rysunku: Piętro III - instalacje elektryczne		Format: A3+	Rewizja: A
Projektant: techn. Krzysztof Kozal	Uprawnienia: 186/89/WŁ	PODPIS:	
Współpraca: Tomasz Kozal	PODPIS:		
DATA: 04.2017	Skala: 1:100	Branża: Elektryczna	Rys. nr: E1