


Poświadczam, że niniejszy dokument został opracowany w wyniku prac geodezyjnych i kartograficznych, których rezultatem jest ten projekt, a zawieszony jest w ewidencji państwowego zasobu geodezyjnego i kartograficznego	
Organ prowadzący państwowy zasób geodezyjny i kartograficzny	STAROSTA PIASECZYŃSKI
Identyfikator ewidencyjny materiału zasobu - operatu technicznego	P.1418 -2018.1530
Data wpisania operatu technicznego do ewidencji materiału zasobu	12 MAR. 2018
Imię i nazwisko, data i podpis osoby reprezentującej organ	12 MAR. 2018

**Zup. Starosty Piaseczyńskiego**  
 Elżbieta Grabowska  
 Podinspektor Wzrostu Geodezyjnego i Katastru

MAPA DO CELÓW PROJEKTOWYCH		
Terenu położonego przy ulicy Saperów		nr rob 69/18
Oznaczenie kancelaryjne pracy geodezyjnej		NEZ: GEK.6640.793.2018
Miejscowość / Obręb		01-02
Jednostka ewidencyjna	identyfikator	141801_4
	nazwa	m. Góra Kalwaria
Obręb ewidencyjny	identyfikator	141801_4.0102
	nazwa	01-02
Skala mapy		1 : 500
Układu współrzędnych	prostokątnych płaskich	PL-2000
	wysokości	Kronstadt 86
Oznaczenie granic obszaru, który był przedmiotem aktualizacji		
Oznaczenie i informacje o służebnościach gruntowych mających wpływ na zagospodarowanie gruntów, zlokalizowanych w granicach projektowanej inwestycji		nie badano
Oznaczenie i symbol konturu użytku gruntowego, który nie jest ujawniony w bazie danych ewidencyjnych gruntów i budynków		---
Nie wyklucza się istnienia w terenie innych nie wskazanych na niniejszej mapie urządzeń podziemnych, które nie były zgłoszone do inwentaryzacji		
<b>USŁUGI GEODEZYJNE</b> Daniel Wasiak ul. Wróblewskiego 4 m 34. 05-800 Pruszków 06 MAR. 2018 email: d.wasiak@wp.pl, tel. 502 586 080 Nazwa i imię i nazwisko wykonawcy oraz data i podpis osoby reprezentującej wykonawcę		<b>DANIEL WASIAK</b> GEODETA UPRAWNIONY Nr upraw: 19441 tel. 502 586 080 Imię i nazwisko, nr uprawnień oraz data i podpis geodety uprawnionego, który opracował mapę

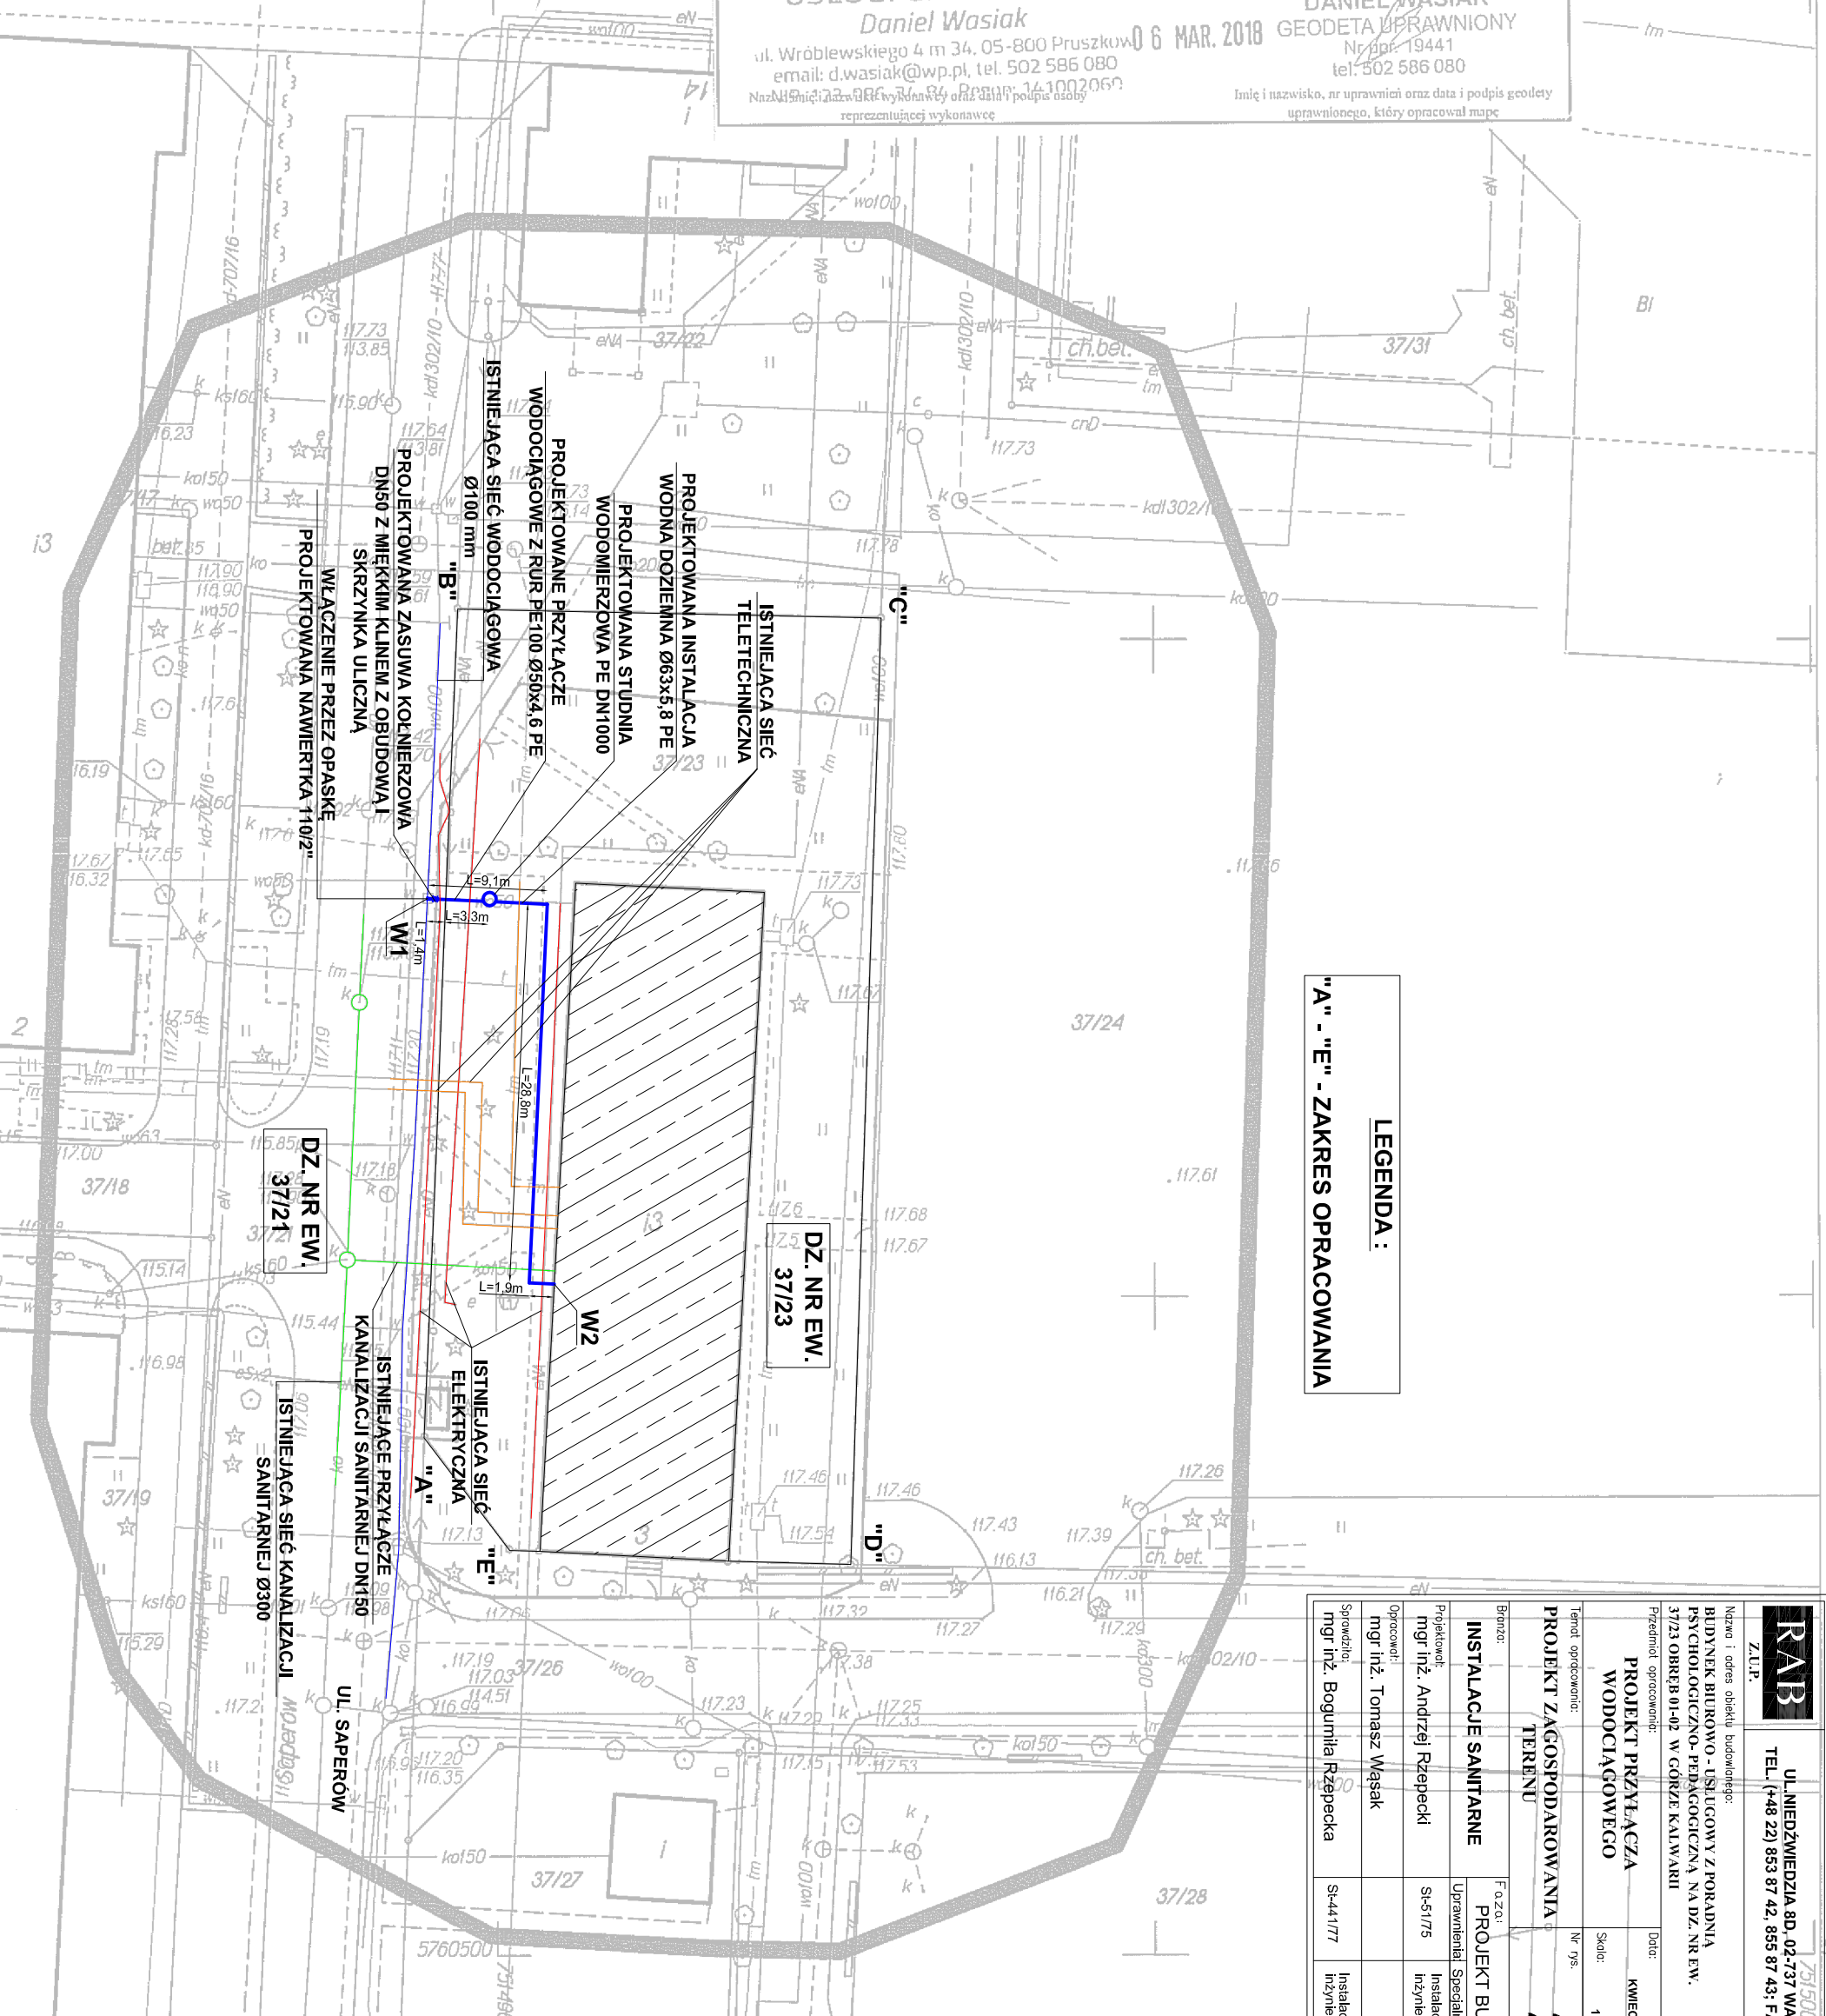

**LEGENDA :**  
 "A" - "E" - ZAKRES OPRAWOWANIA

**RAB**  
 Z.L.P.  
 UL. NIEDZWIEDZIA 8D, 02-737 WARSZAWA  
 TEL. (+48 22) 853 87 42; 855 87 43; FAX 853 87 44

Nadzw. i adres obiektu budowlanego:  
 BUDYNEK BIUROWO - USŁUGOWY Z PORADNIĄ  
 PSYCHOLOGICZNO-PEDAGOGICZNA NA DZ. NR EW.  
 37/23 OBRĘB 01-02 W GÓRZE KALWARIU  
 Przedmiot opracowania:  
**PROJEKT PRZYŁĄCZA WODOCIĄGOWEGO**  
 Data:  
 Kwiecień 2018  
 Nr. gpr.  
 Skala:  
 1:500

Forma opracowania:		Nr. gpr.		Skala:	
2		2		1:500	
<b>PROJEKT ZAGOSPODAROWANIA TERENU</b>		<b>PROJEKT BUDOWLANY</b>		<b>PROJEKT BUDOWLANY</b>	
Branża:	Instalacje Sanitarne	Uprawnienie:	Instalacyjno-Instalacyjno-Instalacyjno	Podpis:	
Opracował:	mgr inż. Tomasz Wasak	Projektant:	mgr inż. Andrzej Rzepecki	Skala:	
Sprawił:	mgr inż. Bogumila Rzepecka	Instalacyjny-Instalacyjny			