


Poświadczam, że niniejszy dokument został opracowany w wyniku prac geodezyjnych i kartograficznych, których rezultatem jest operat techniczny wpisany do ewidencji materiałów państwowego zasobu geodezyjnego i kartograficznego

Organ prowadzący państwowy zasób geodezyjny i kartograficzny	STAROSTA PIASECZYŃSKI
Identyfikator ewidencyjny materiału zasobu - operatu technicznego	P.1418 -2018.1530
Data wpisania operatu technicznego do ewidencji materiału zasobu	12 MAR. 2018
Imię i nazwisko, data i podpis osoby reprezentującej organ	12 MAR. 2018

Z up. Starosty Piaseczyńskiego
 Elżbieta Grabowska
 Podinspektor Wydziału Geodezji i Katastru

MAPA DO CELOW PROJEKTOWYCH		
Terenu położonego przy ulicy	Saperów	nr rob 69/18
Oznaczenie kancelaryjne pracy geodezyjnej	NEZ: GEK.6640.793.2018	
Miejscowość / Obręb	01-02	
Jednostka ewidencyjna	identyfikator	141801_4
	nazwa	m. Góra Kalwaria
Obręb ewidencyjny	identyfikator	141801_4.0102
	nazwa	01-02
Skala mapy	1 : 500	
Układu współrzędnych	prostokątnych płaskich	PL-2000
	wysokości	Kronsztadt 86
Oznaczenie granic obszaru, który był przedmiotem aktualizacji		
Oznaczenie i informacje o służebnościach gruntowych mających wpływ na zagospodarowanie gruntów, zlokalizowanych w granicach projektowanej inwestycji	nie badano	
Oznaczenie i symbol konturu użytku gruntowego, który nie jest ujawniony w bazie danych ewidencyjnych gruntów i budynków	---	
Nie wyklucza się istnienia w terenie innych nie wskazanych na niniejszej mapie urządzeń podziemnych, które nie były zgłoszone do inwentaryzacji		
USŁUGI GEODEZYJNE Daniel Wasiak ul. Wróblewskiego 4 m 34, 05-800 Pruszków email: d.wasiak@wp.pl, tel. 502 586 080 Nazwa i imię i nazwisko, data i podpis osoby reprezentującej wykonawcę		
6 MAR. 2018 DANIEL WASIAK GEODETA UPRAWNIONY Nr upraw. 19441 tel. 502 586 080 Imię i nazwisko, nr uprawnień oraz data i podpis geodety uprawnionego, który opracował mapę		

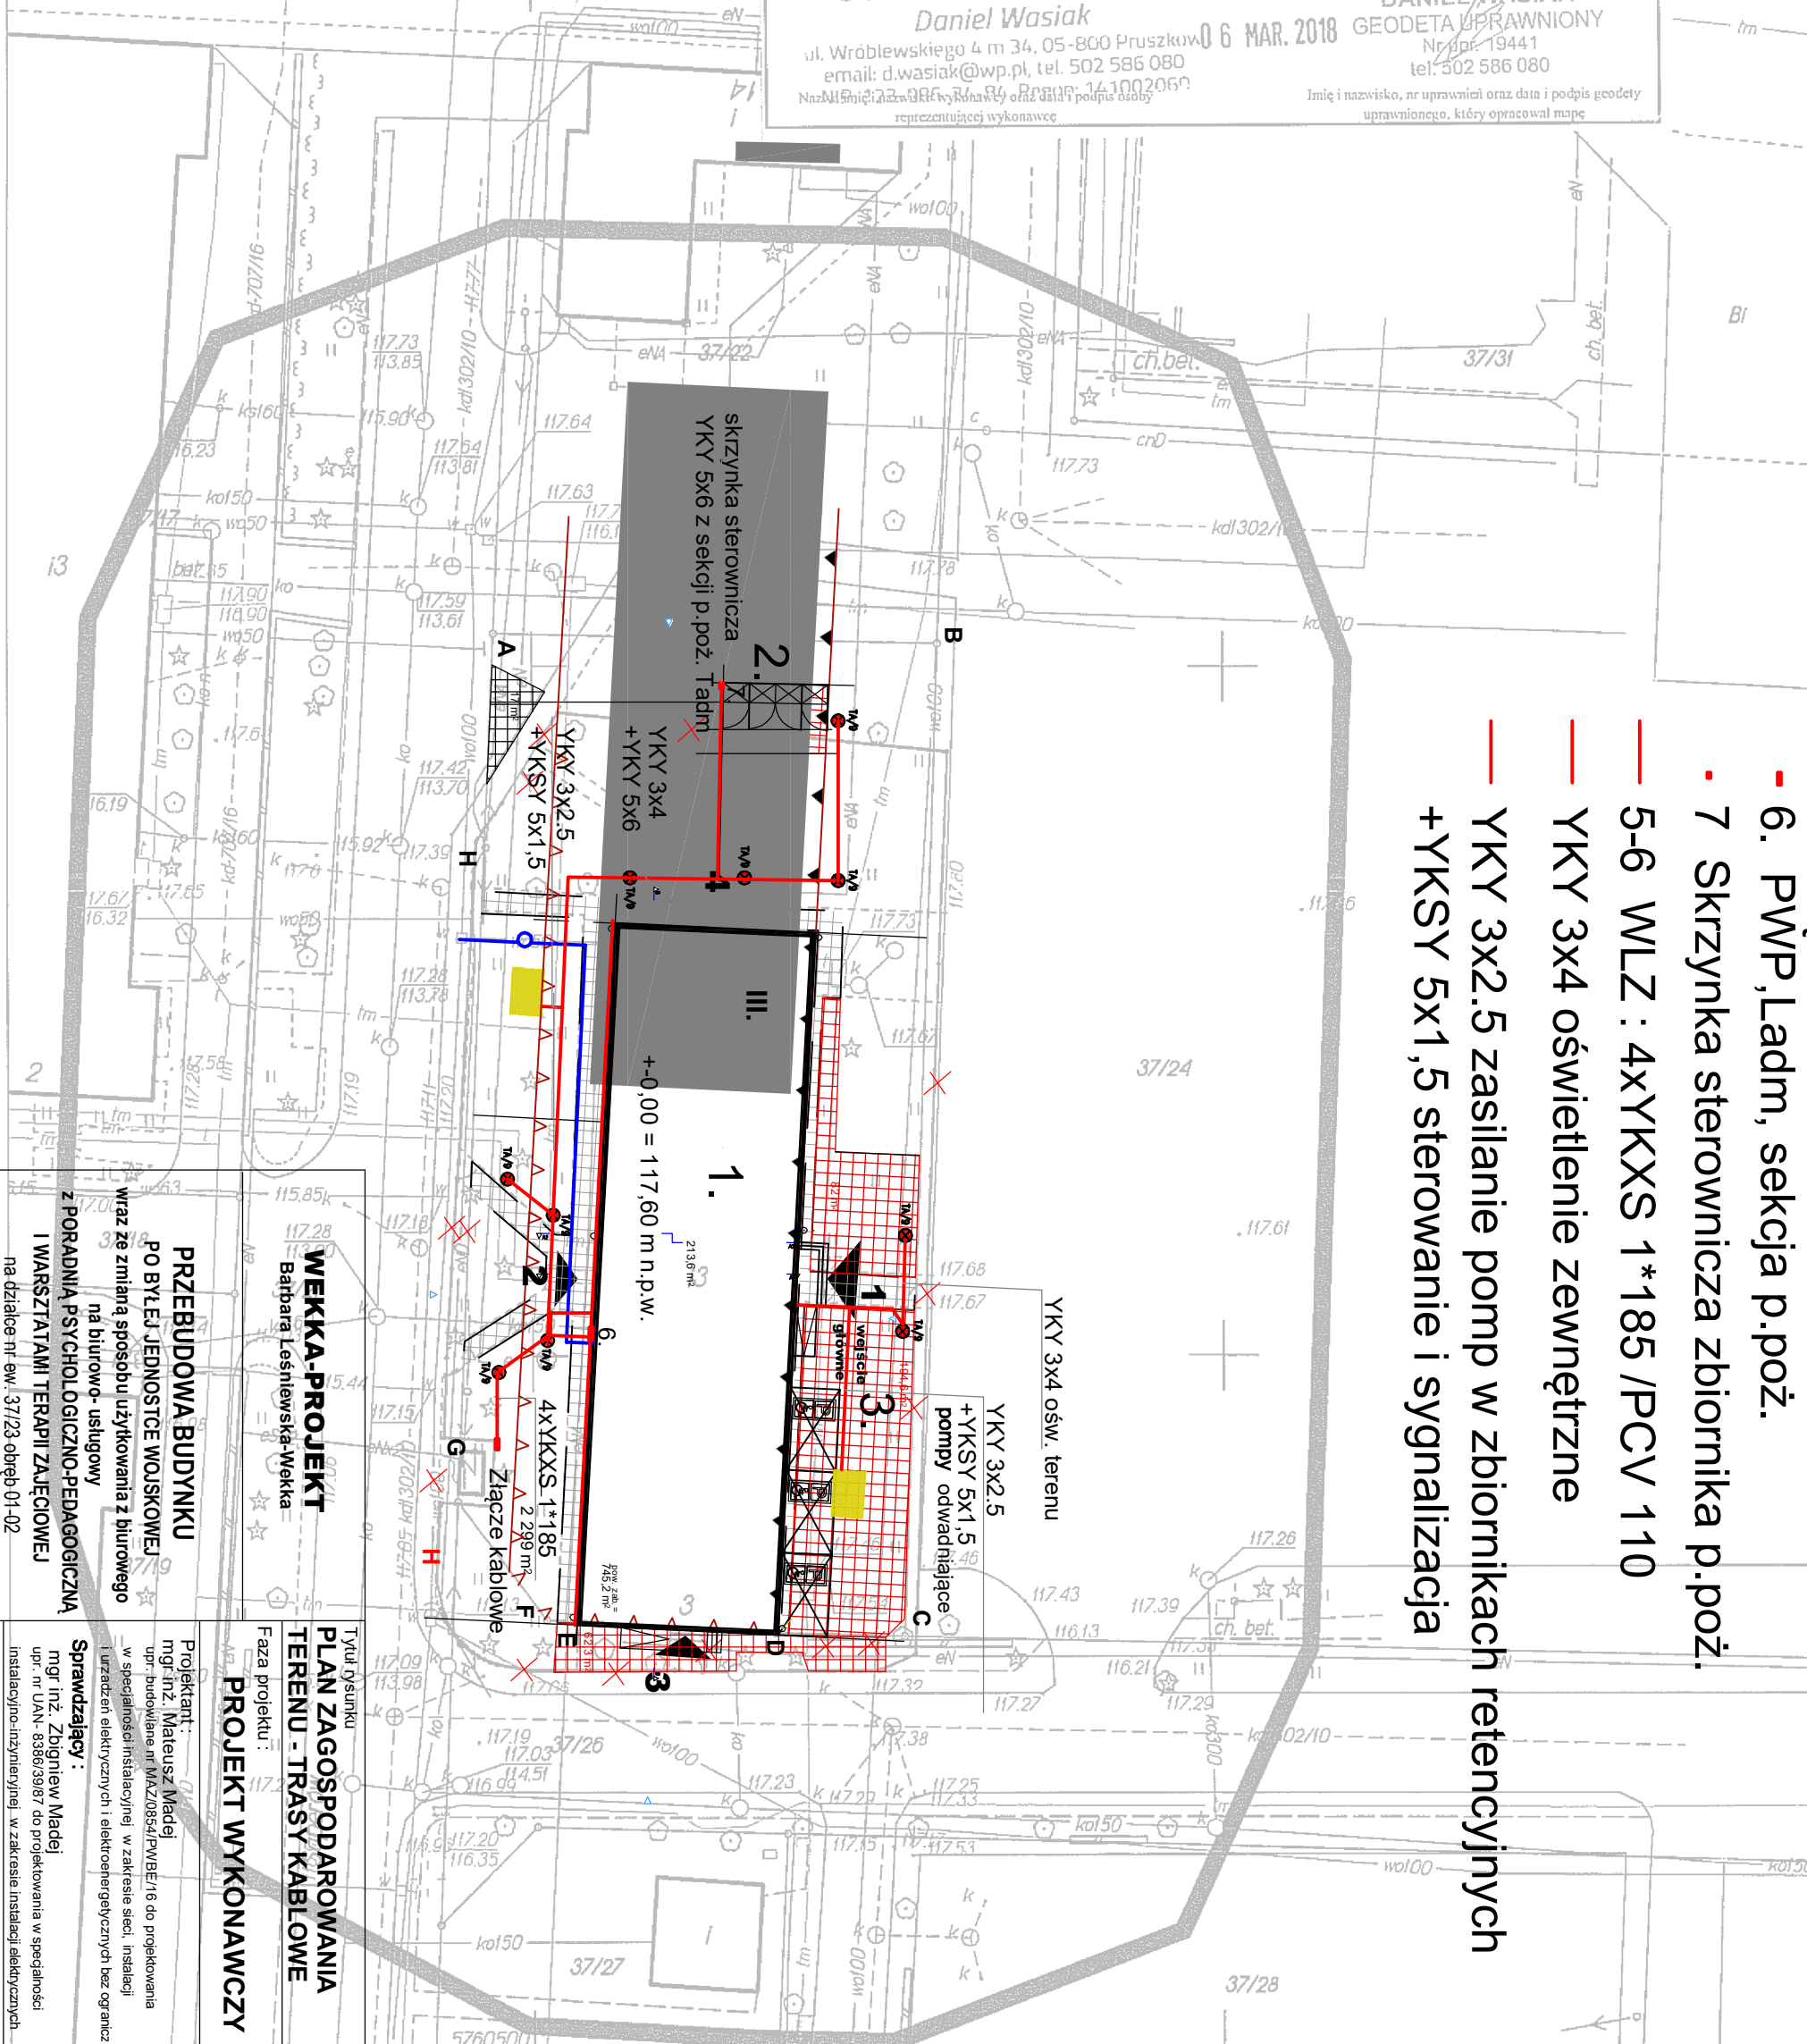

- 5. Złącze kablowe.
- 6. PWP, Ladm, sekcja p.poż.
- 7 Skrzynka sterownicza zbiornika p.poż.
- 5-6 WLZ : 4xYKXS 1*185 /PCV 110
- YKY 3x4 oświetlenie zewnętrzne
- YKY 3x2.5 zasilanie pomp w zbiornikach retencyjnych +YKXS 5x1,5 sterowanie i sygnalizacja

PRZEBUDOWA BUDYNKU
 PO BYLEJ JEDNOSTCE WOJSKOWEJ
 wraz ze zmianą sposobu użytkowania z biurowego na biurowo- usługowy

WEKKA-PROJEKT
 Barbara Lesniewska-Wekka

WARSZTATAMI TERAPII ZAJĘCIOWEJ
 z PORADNIĄ PSYCHOLOGICZNO-PEDAGOGICZNA
 na terenie ul. Saperów 9
 w Górze Kalwarii przy ul. Dominikańskiej 9

TYTUŁ GŁÓWNY
 PLAN ZAGOSPODAROWANIA
 TERENU - TRASY KABLOWE

FAZA PROJEKTU :
 PROJEKT WYKONAWCZY

Projektant:
 mgr inż. Mateusz Medel
 upr. budowlana nr MAZ/0854/PWB/E/16 do projektowania w specjalności instalacyjnej w zakresie sieci, instalacji i urządzeń elektrycznych i elektroenergetycznych bez ograniczeń

Sprawdzający:
 mgr inż. Zbigniew Mądel
 upr. nr UAN- 8386/39/87 do projektowania w specjalności instalacyjno-inżynierskiej w zakresie instalacji elektrycznych

Data 07. 2018 r. Skala 1 : 500 Nr arkusza E-11