


UWAGA KAN:
 1) Przejścia przez strefy oddzielenia pożarowego wykonać w klasie przekraczanej przegrody i zgodnie z zaleganym rysunkiem schematycznym
 2) Przejścia instalacji przez ściany zewnętrzne i fundamenty obiektu zabezpieczyć przed możliwości przenikania gazu, wód gruntowych i opadowych do wnętrza budynku.
 3) Kanałki kanalizacji sanitarnej, deszczowej oraz odwodnienia wykonane z izolacją cieplną zgodnie z wymaganiami Rozporządzenia Ministra Infrastruktury z dnia 6 listopada 2008 r.
 4) Mocowania rurociągów do przegród budowlanych stosować objemu metalowe zgodnie z technologią nr wzur z montażem punktów stałych mocowań.
 5) Instalacje kanalizacji sanitarnej prowadzić w izolacji warstw posadzkowych, w bruzdach ściennych, w przestrzeni strypy podwieszonych lub obudować płytą G-K.

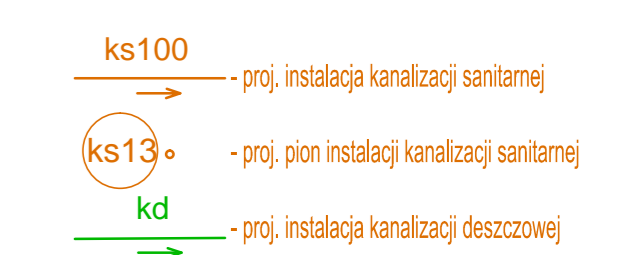

Biurowo Projektów i Obsługi Inwestycji
 95-100 ZGIERZ
 Komiterna 64
 tel: 888 331 437
 www.lauconstruction.pl

PROJEKT:
 Projekt wykonawczy - Rozbudowy Budynku Szkoły Zespołu szkół Zasadzonych w Górze Kalwarii przy ulicy Budowlanych 14 wraz z zagospodarowaniem terenu.

INWESTOR:
 Powiat Piaszczyński

LOKALIZACJA:
 dz nr. 6 obręb ew. 03-02 Góra Kalwarii, ul Budowlanych 14

Tytuł rysunku:
 Budynek "D" (projektowany kompleks hali sportowej) - rzut parteru - instalacja kanalizacji
REWIZJA:
 A

PROJEKTOWAŁ:
 mgr inż. Sławomir Olewny
 w spec. inst. san.
NR UPRAWNIENIA:
 27586WEL
PODPIS:
 mgr inż. Magdalena Cielieńska
SPRAWDZIŁ:
 mgr inż. Radosław Olsowski
 w spec. inst. san.
 1002180/P000/13

DATA OPRAC:
 sierpień 2018
SKALA:
 1:100
BRANŻA:
 Sanitarna
FORMAT:
 A1
NR EKS:
 K-01